


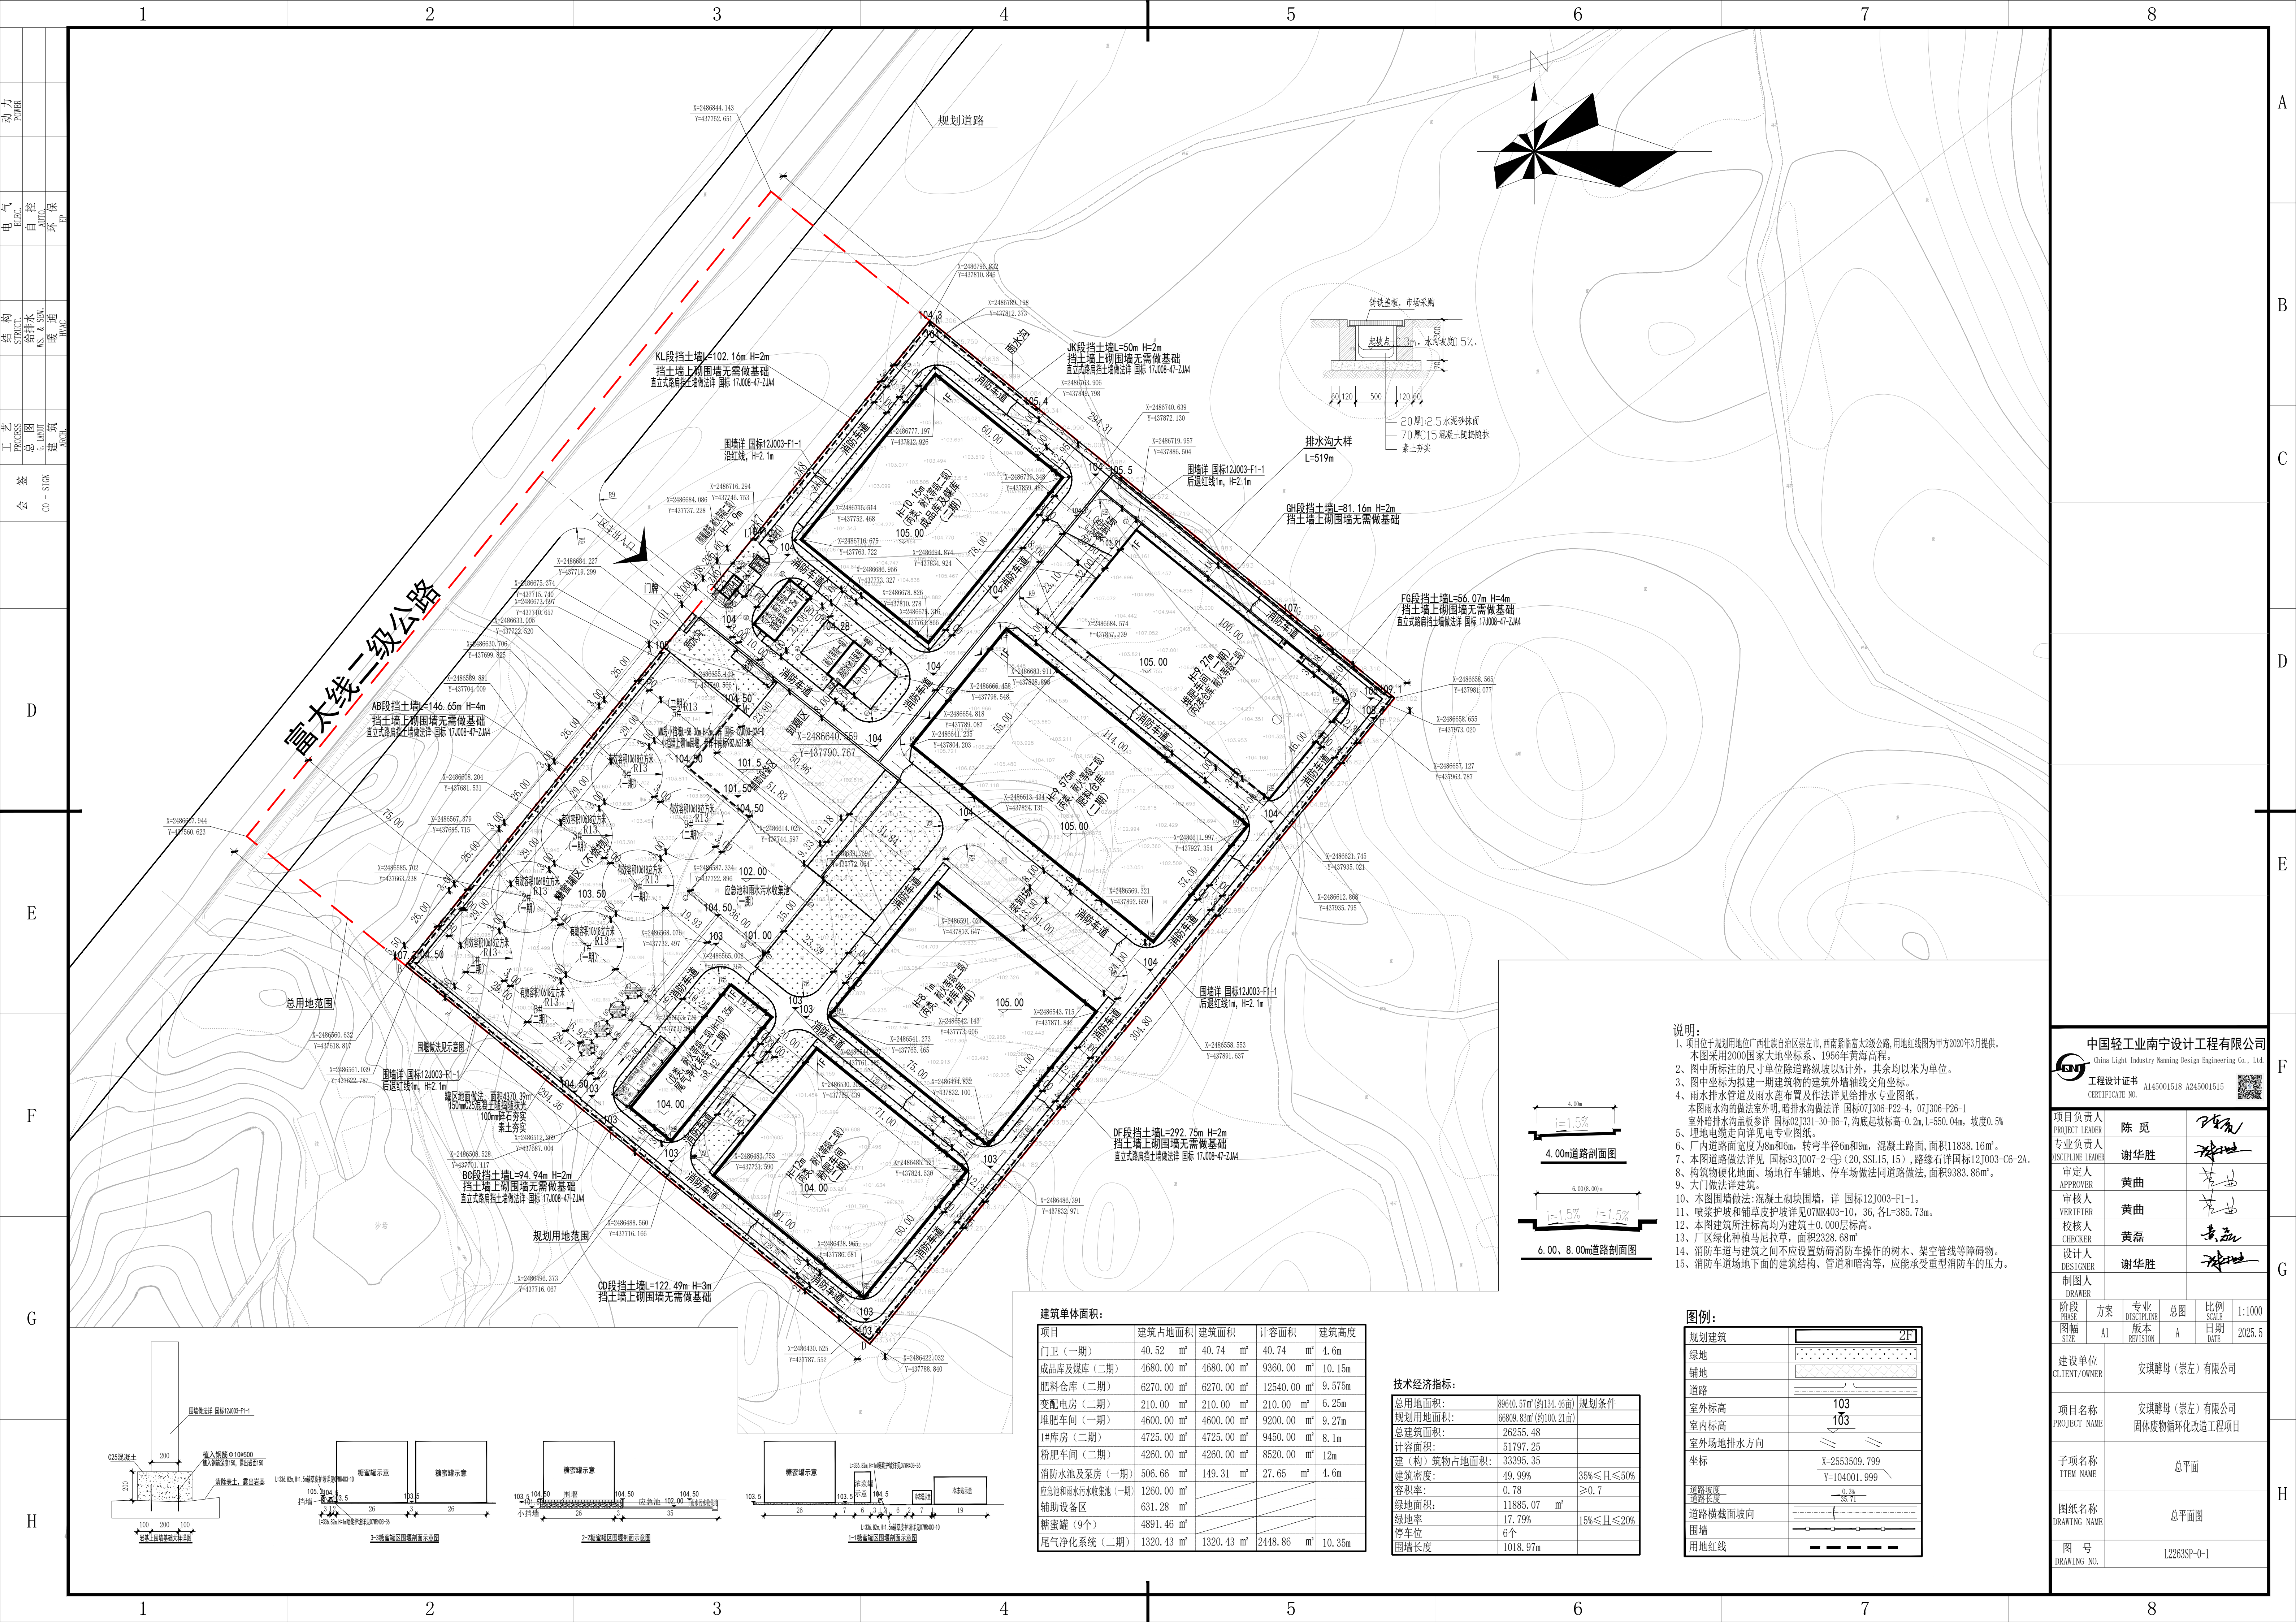

中国轻工业南宁设计工程有限公司

China Light Industry Nanning Design Engineering Co., Ltd.

工程设计证书

A145001518 A245001515

CERTIFICATE NO.

项目负责人

陈 觅

陈觅

专业负责人

谢华胜

谢华胜

审定人

黄曲

黄曲

审核人

黄曲

黄曲

校核人

黄磊

黄磊

设计人

谢华胜

谢华胜

制图人

阶段

方案

专业

总图

比例

1:1000

PHASE

DISCIPLINE

REVISION

DATE

2025.5

图幅

A1

版本

日期

2025.5

建设单位

安祺醇母 (崇左) 有限公司

CLIENT/OWNER

项目名称

安祺醇母 (崇左) 有限公司

PROJECT NAME

固体废物循环化改造项目

子项名称

总平面

ITEM NAME

图纸名称

总平面图

DRAWING NAME

图 号

12263SP-0-1

DRAWING NO.